


专业	姓名	日期	专业	姓名	日期
建筑			暖通		
结构			电气		
水电			弱电		


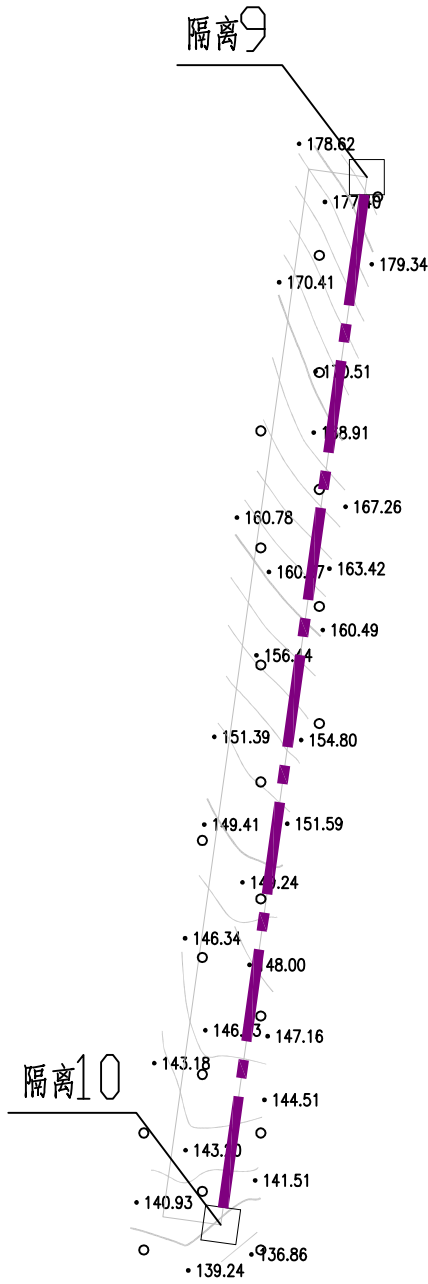


西南镇西南村防护隔离网统计			
序号	名称	规格	数量(米)
1	隔离防护网	3000*1500mm 浸塑电焊网	351

说明：

- 本工程采用2000国家大地坐标系，1985国家高程基准。
- 施工过程中车辆无法到达路段，砼送料建议采用人工送料方式施工。
- 每隔2km预留一扇门供工作人员通行，合计1扇门。

图例：

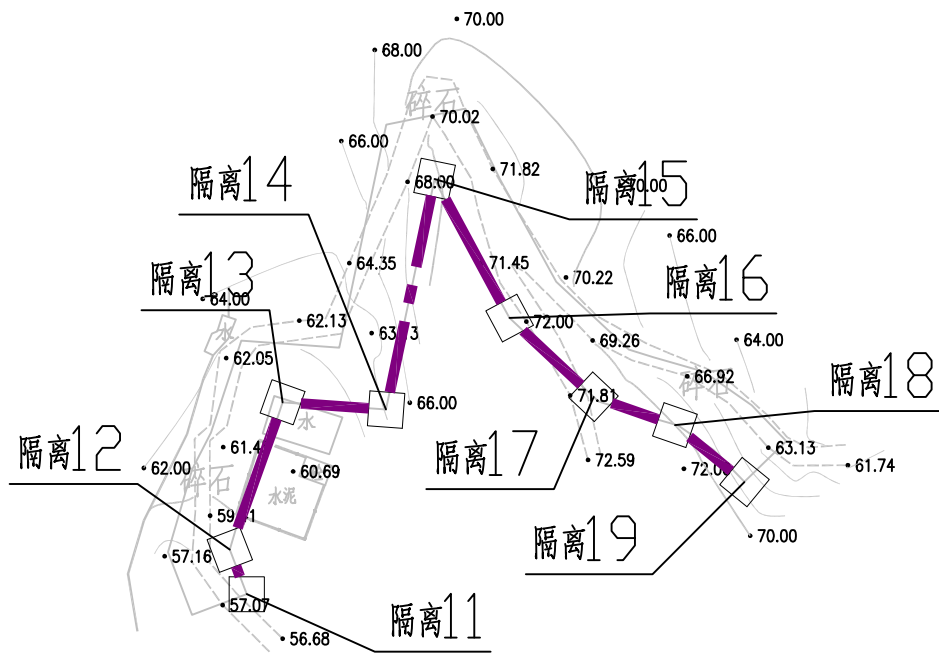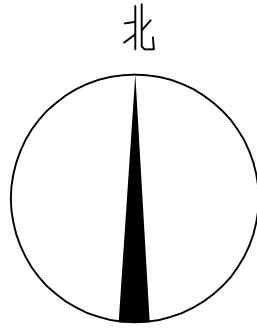

<div>广州市环境保护工程设计院有限公司</div> <div>GUANG ZHOU EP ENVIRONMENTAL ENGINEERING CONSULTING LTD.</div>					陆丰市三溪水库和西南镇西南村集中式饮用水水源保护区规范化建设项目	
设计 DES.	刘光全		界标平面布置图			
校核 CHK.	黄彬彬					
设计负责 CHA.	黄彬彬					
审核 REV.	黄睦凯					
审定 APR.	干仕伟					
	日期 TIME.	2025.07	比例 SCALE.		设计项目 ITEN.	饮用水水源保护区规范化建设项目
					设计阶段 STAGE.	施工图
					图号 DWG. No.	2025-S011-JP-11-A
					专业 MAJ.	结构