



专业	姓名	日期	专业	姓名	日期
建筑			暖通		
结构			电气		
水电			弱电		

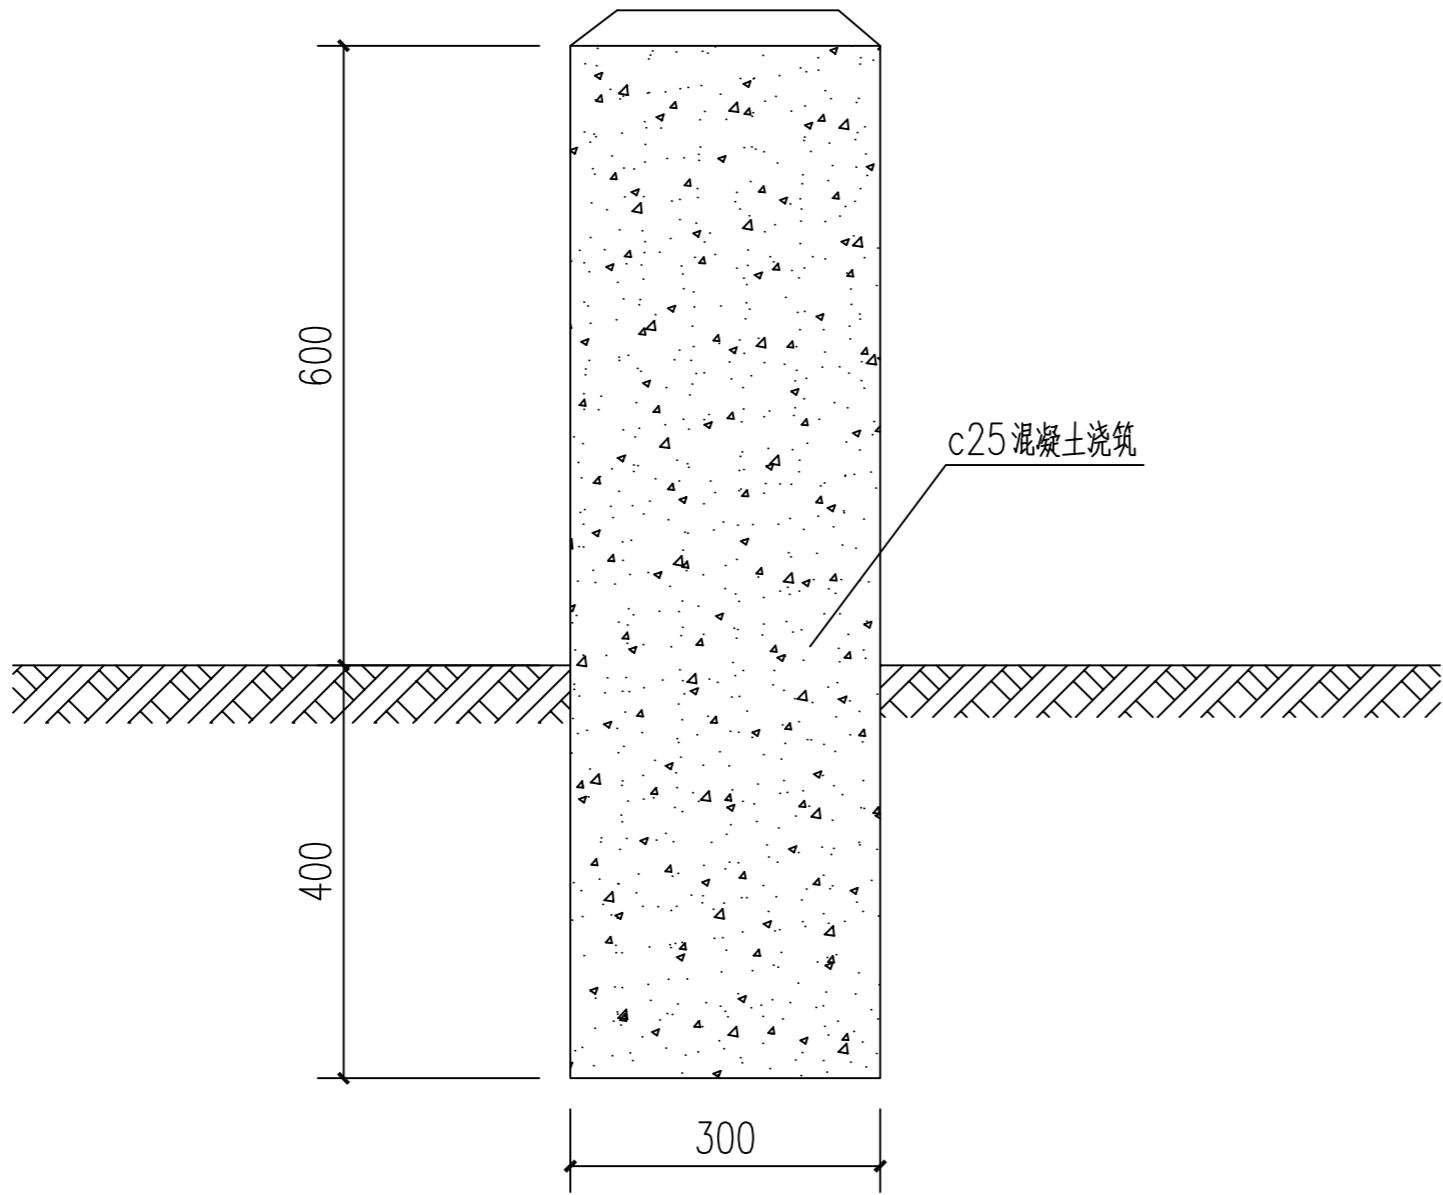

界碑立面图 1:100

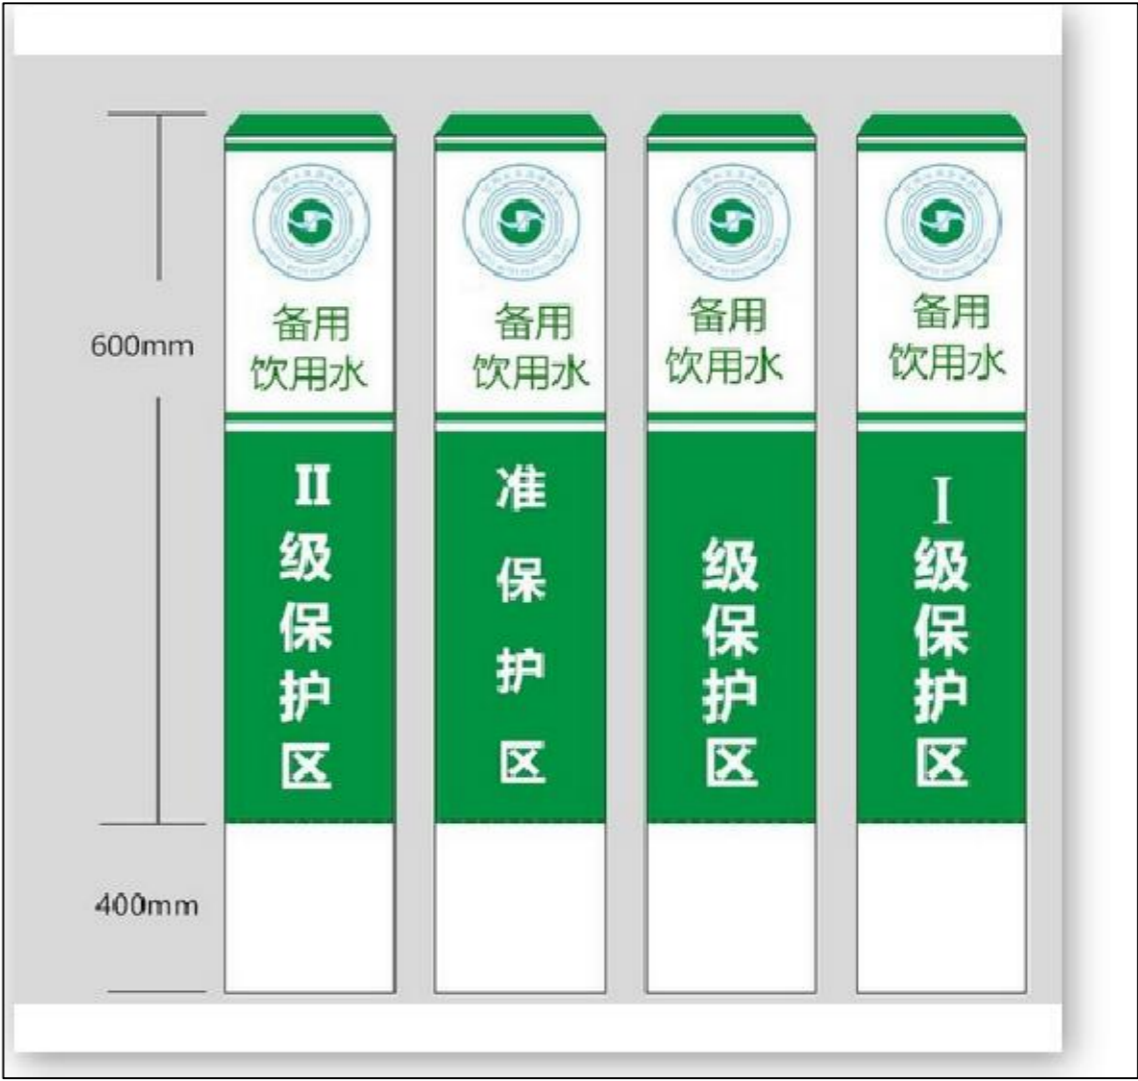

界碑示意图

说明：
1、本图尺寸均以毫米为单位；
2、界碑尺寸为300×300×1000mm，材质为C25混凝土，外涂刷白绿色油漆。

<div><div><div><div></div><div>GZEP</div></div><div>广州市环境保护工程设计院有限公司</div><div>GUANG ZHOU EP ENVIRONMENTAL ENGINEERING CONSULTING LTD.</div></div></div>						陆丰市三溪水库和西南镇西南村集中式饮用水水源保护区规范化建设项目	
设计 DES.	刘光全		界碑大样图			设计项目 ITEN.	饮用水水源保护区规范化建设项目
校核 CHK.	黄彬彬					设计阶段 STAGE.	施工图
设计负责 CHA.	黄彬彬					图 号	2025-S011-JP-17-A
审核 REV.	黄睦凯					DWG. No.	
审定 APR.	干仕伟					专 业 MAJ.	结构
			日期 TIME.	2025.07	比例 SCALE.		